


RESUMO DA CARGA PARA PEDIDO DE LIGAÇÃO

Carga total instalada 58kW / 58kVA
 Ramal de ligação 35mm² - Cu - EPR - 90 - 1kV
 Ramal de entrada 35mm² - Cu - EPR - 90 - 1kV
 Disjuntor 100A
 Eletroduto Ø2 1/2"

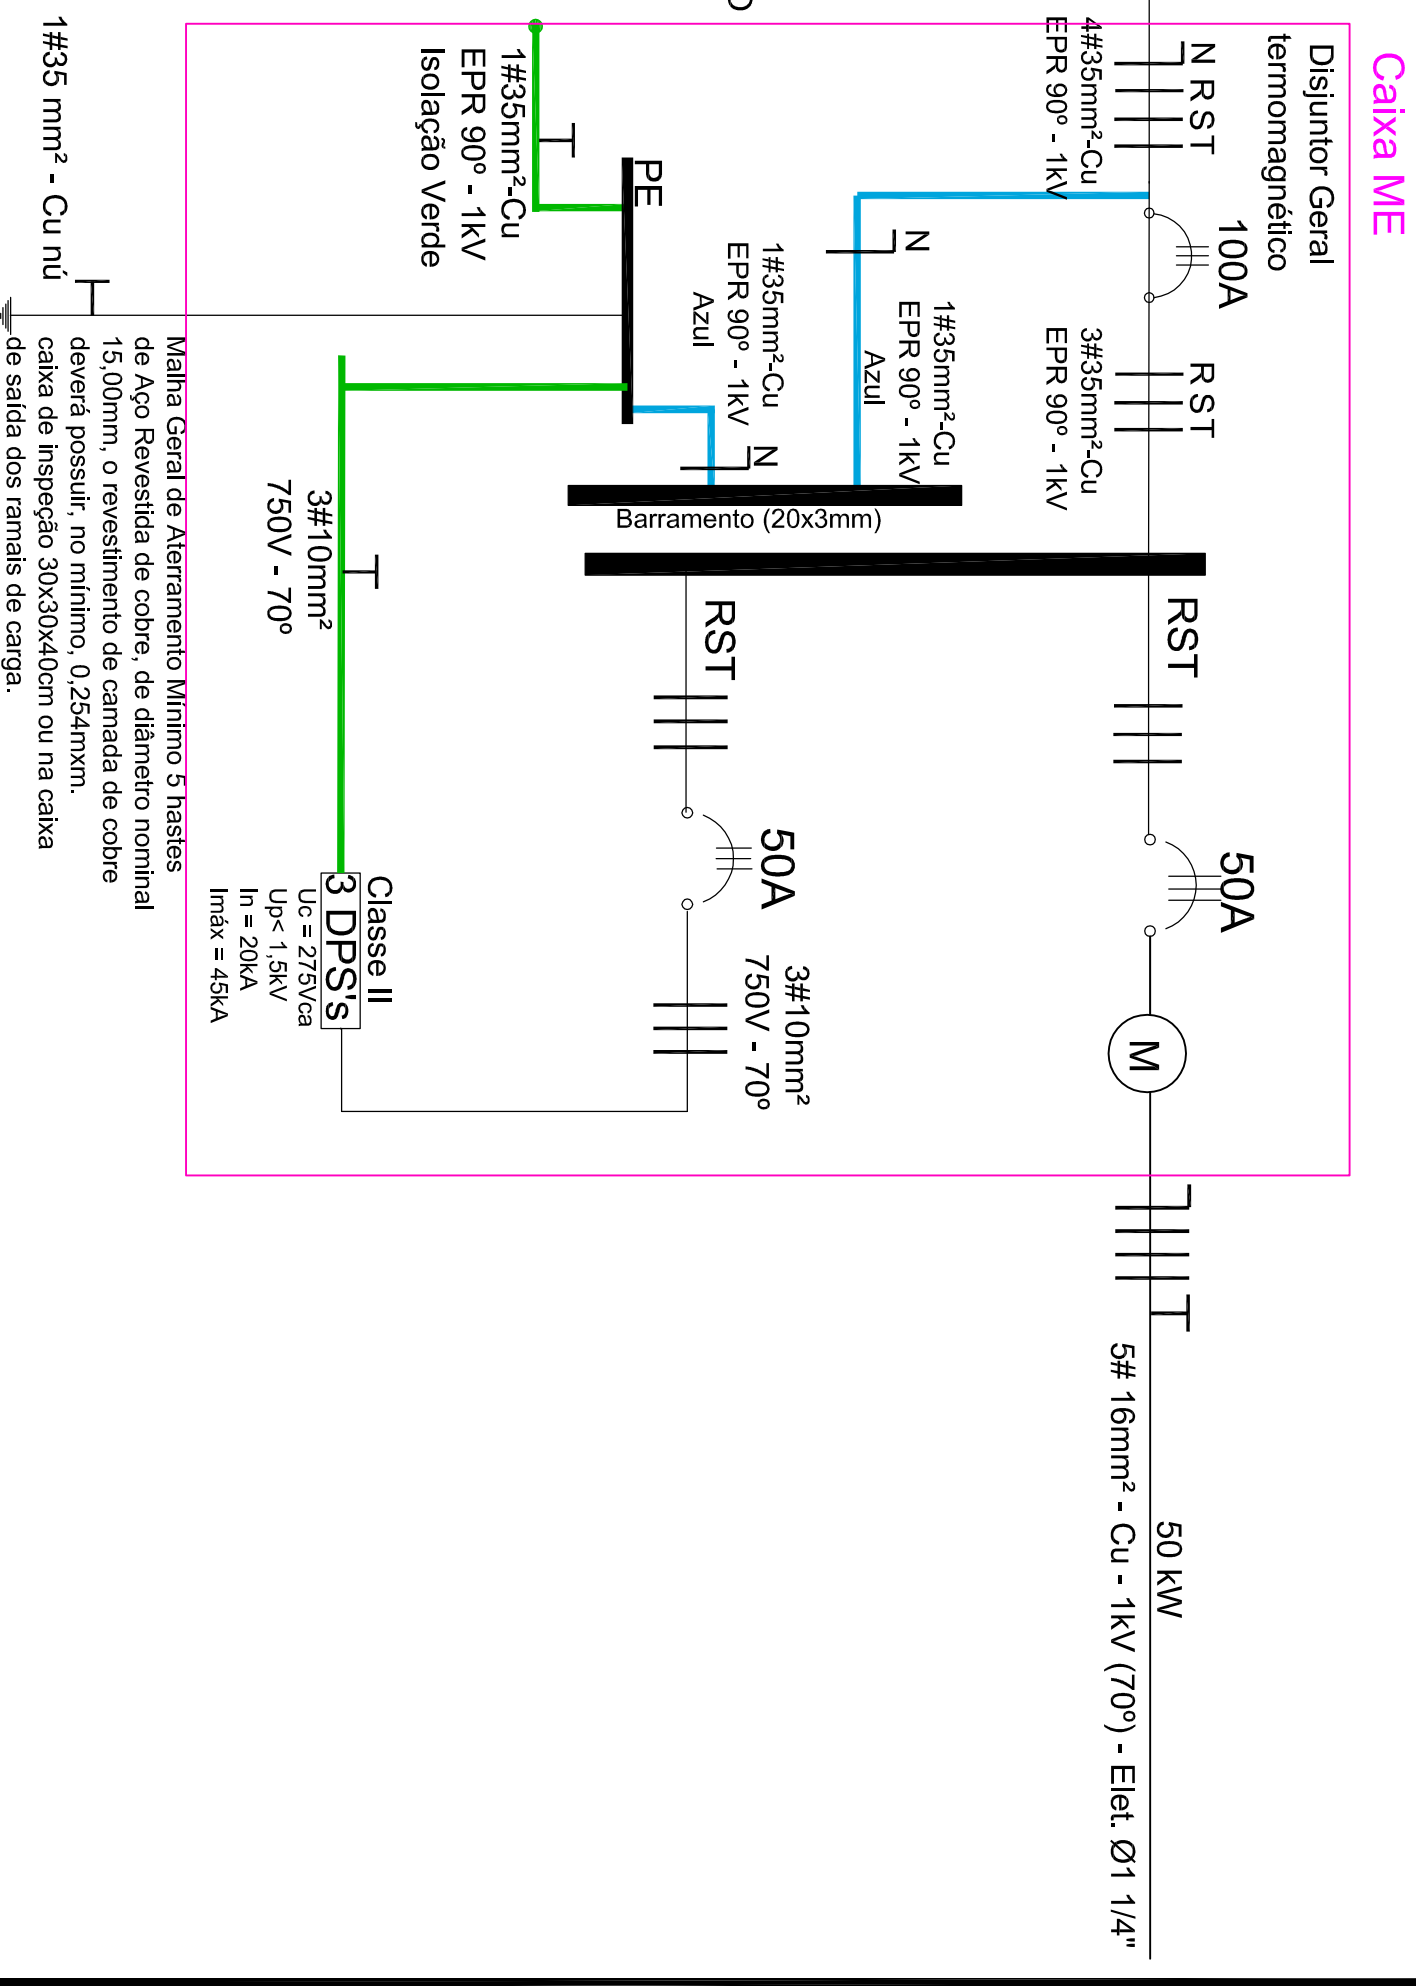

Projeto: **Padrão de Entrada - Diagrama Unifilar Geral**

LOCAL: Rua Caetano Carlos, 466 - Centro - Campos Novos - SC

PROPRIETARIO: **SAMAE - Serviço Municipal de Água e Esgoto**
 CNPJ: 83.158.105/0001-09

RESP. TÉCNICO: **Adriana Cordeiro Dos Santos**
 Tec. Eletrotécnica - CREA 108456-3

ESCALA: 1:75

DESENHISTA: Adriana/Lucimara/Mara

Áreas (m²):

DATA: Agosto 2016

PRANCHAS: 01/02